



HOSTOMICE

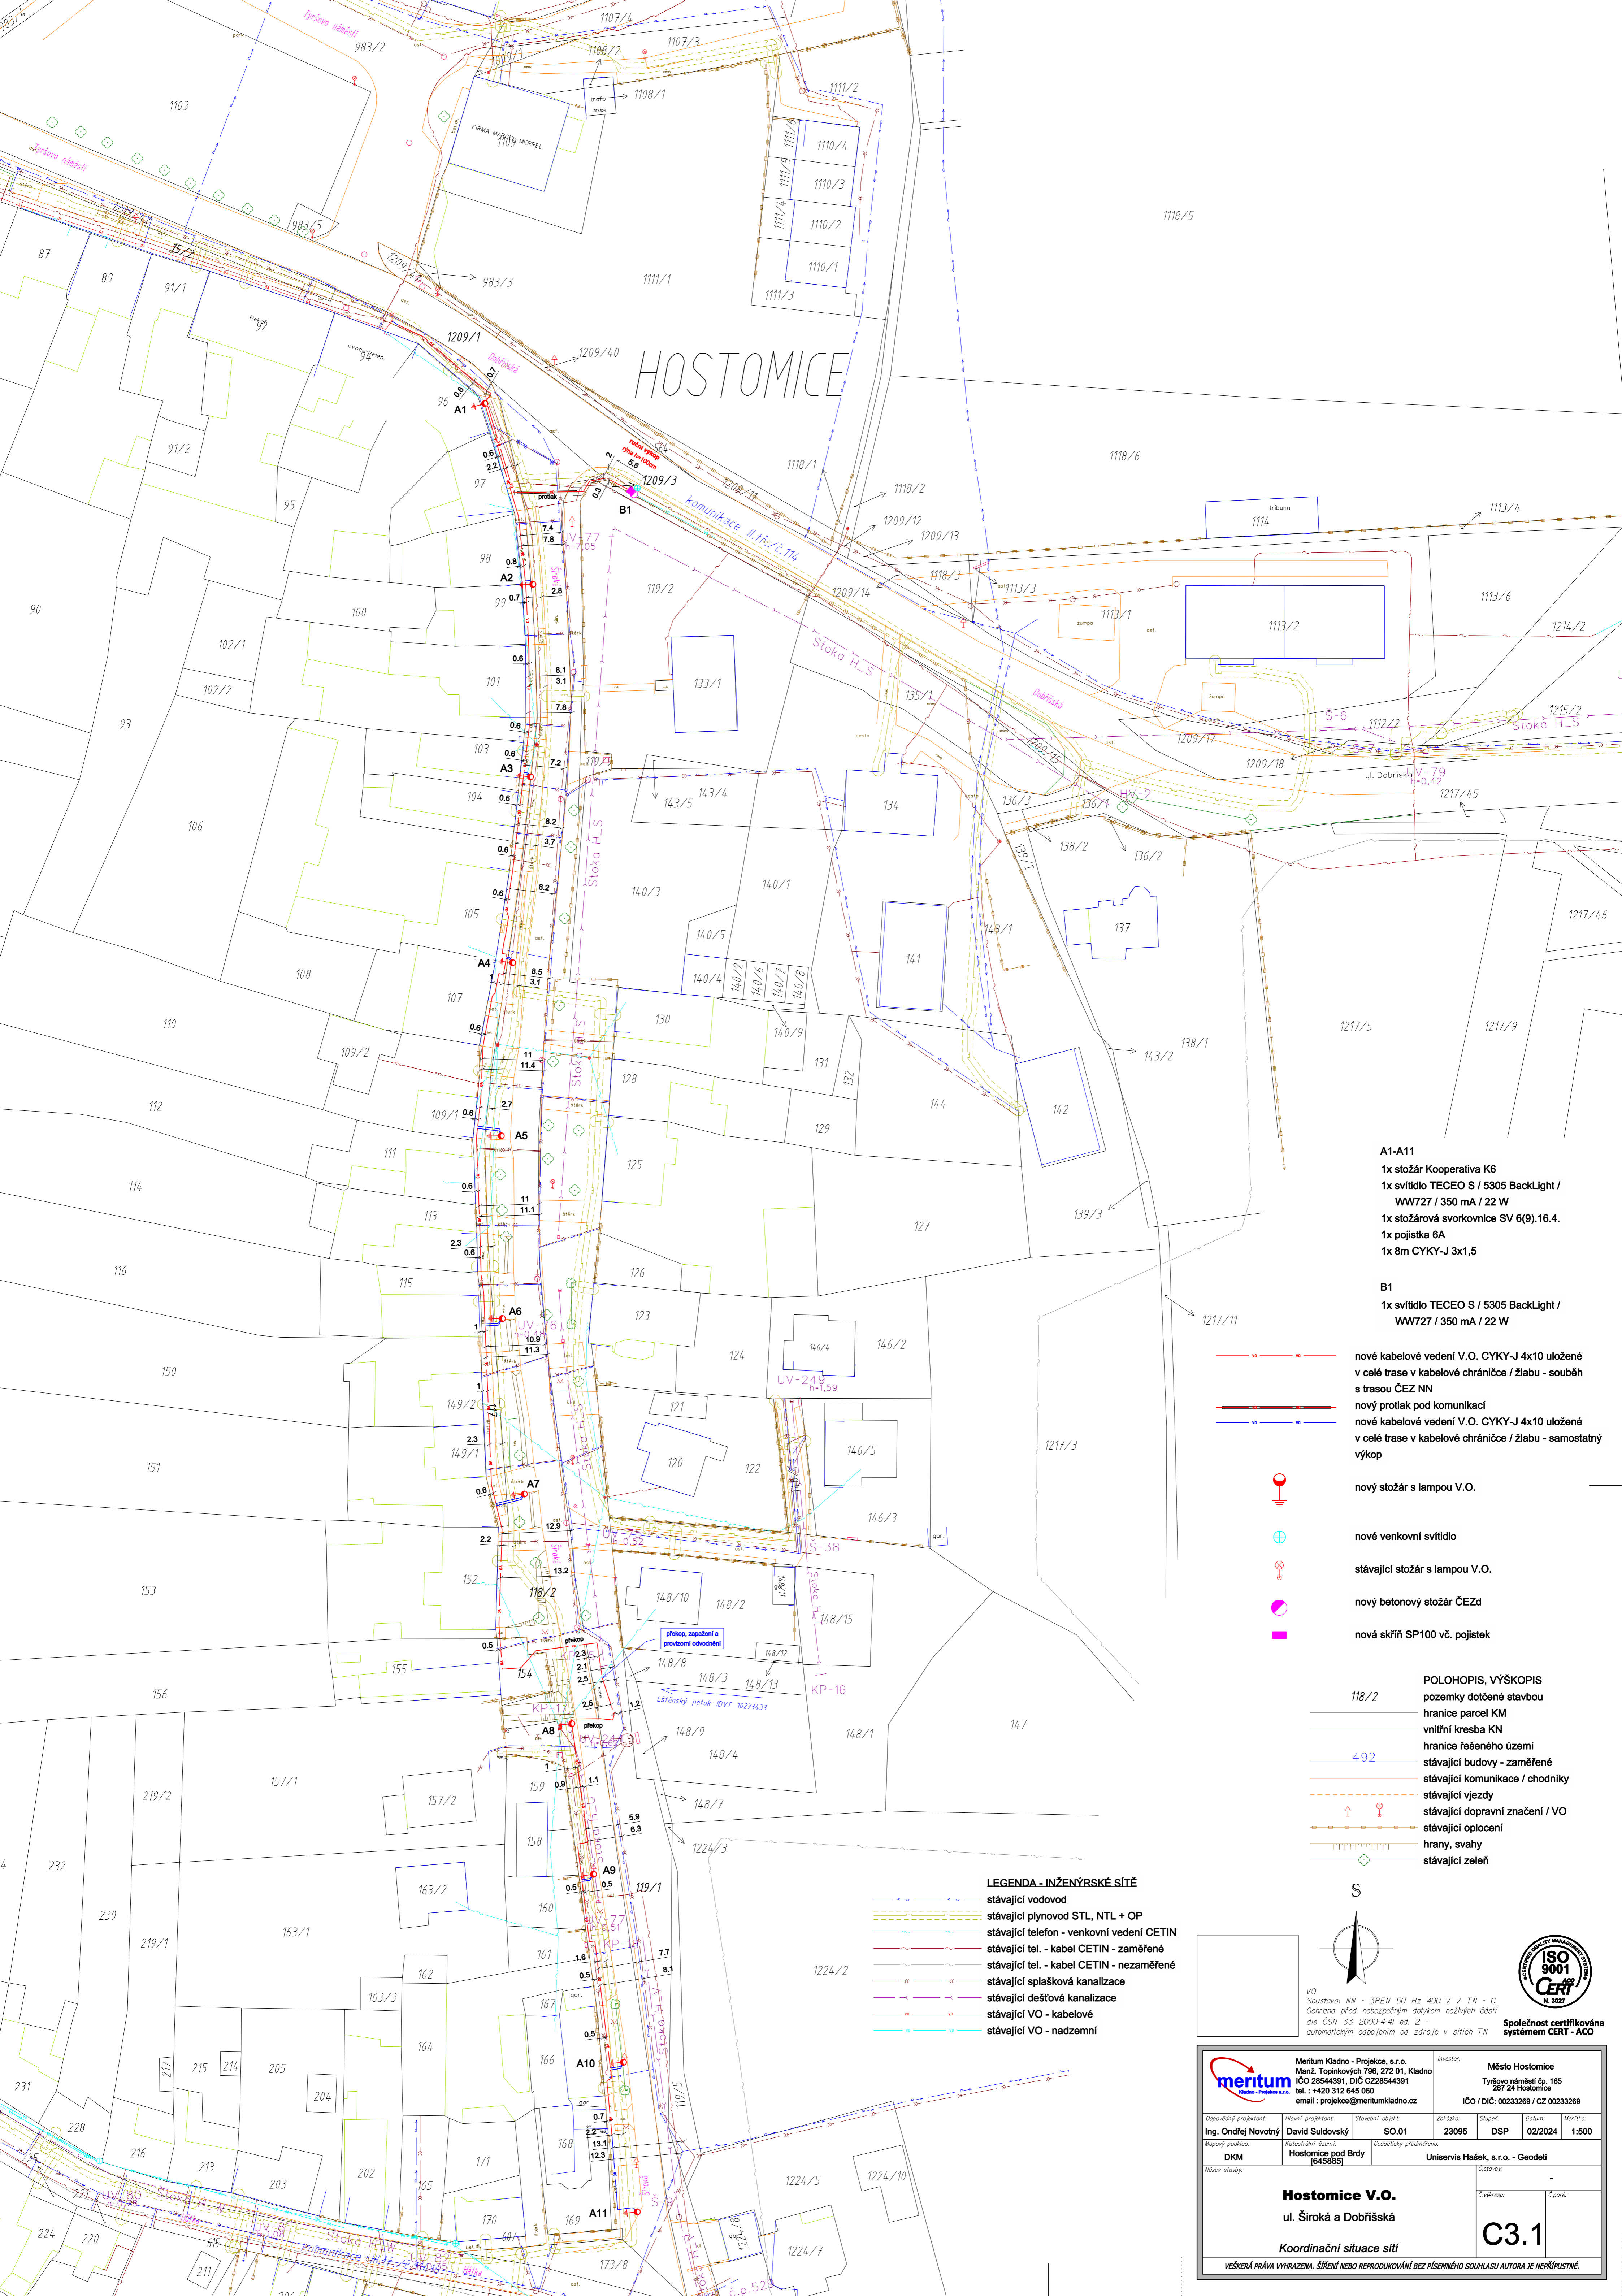

- nové kabelové vedení V.O. CYKY-J 4x10 uložené v celé trase v kabelové chráničce / žlabu - souběh s trasou ČEZ NN
- nový protlak pod komunikací
- nové kabelové vedení V.O. CYKY-J 4x10 uložené v celé trase v kabelové chráničce / žlabu - samostatný výkop
- nový stožár s lampou V.O.
- nové venkovní svítidlo
- stávající stožár s lampou V.O.
- nový betonový stožár ČEZd
- nová skříň SP100 vč. pojistek

- POLOHOPIS, VÝŠKOPIS**
 pozemky dotčené stavbou
 hranice parcel KM
 vnitřní kresba KN
 hranice řešeného území
 492 stávající budovy - zaměřené
 stávající komunikace / chodníky
 stávající vjezdy
 stávající dopravní značení / VO
 stávající oplocení
 hrany, svahy
 stávající zeleň

- LEGENDA - INŽENÝRSKÉ SÍTĚ**
- stávající vodovod
 - stávající plynovod STL, NTL + OP
 - stávající telefon - venkovní vedení CETIN
 - stávající tel. - kabel CETIN - zaměřené
 - stávající tel. - kabel CETIN - nezaměřené
 - stávající splašková kanalizace
 - stávající dešťová kanalizace
 - stávající VO - kabelové
 - stávající VO - nadzemní

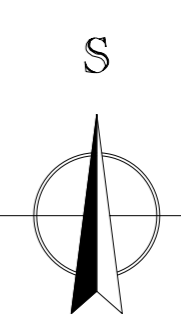

VO Světlova, NN - 3PEN 50 Hz 400 V / TN - C
 Ochrana před nebezpečným dotykem neživých částí dle ČSN 33 2000-4-41 ed. 2 - automatickým odpojením od zdroje v sítích TN

Meritum Kladno - Projekt, s.r.o. Manž. Topinkových 796, 272 01, Kladno IČO 28544391, DIČ CZ28544391 tel.: +420 312 645 080 email: projekce@meritumkladno.cz		Investor: Město Hostomice Tyršovo náměstí čp. 165 267 24 Hostomice IČO / DIČ: 00233269 / CZ 00233269					
Odpovědný projektant: Ing. Ondřej Novotný	Hlavní projektant: David Suldoňský	Stavební objekt: SO.01	Zakázka: 23095	Stupeň: DSP	Datum: 02/2024	Měřítko: 1:500	
Mapový podklad: DKM	Katastrální území: Hostomice pod Brdy [645885]	Geodetický předměřeno: Uniservis Hašek, s.r.o. - Geodeti				Název stavby: Hostomice V.O. ul. Široká a Dobříšská Koordinační situace sítě	Č. výkresu: C3.1

VEŠKERÁ PRÁVA VYHRAZENA. ŠÍŘENÍ NEBO REPRODUKOVÁNÍ BEZ PÍSEMNÉHO SOUHLASU AUTORA JE NEPŘÍPUSTNÉ.